

LEGENDA:

- (15) | A
- oprawa jarzeniowa typu "15" /wg oddzielnych objaśnień/
- typ zawieszania "A" /wg oddzielnych objaśnień/
- gniazdo wtyczkowe podwójne 250V, 10/16A, P+N+PE
- ogólnego przeznaczenia, ramka biała
- łącznik klawiszowy świecnikowy 250V, 10A

Oznaczenia opraw oświetleniowych:

- (15) oprawa świetłkowa hermetyczna typu OPK 258, 2x58W, IP65, kl. I
- (20) oprawa świetłkowa hermetyczna typu OPK 118, 1x18W, IP65, kl. I

Typ zawieszania:

- A - montaż bezpośrednio pod sufitem
- F - montaż pod okapem,

Wykaz obwodów rozd. 0,4kV - RZP:

- RZP-02 Psiarnia - gn. 3-f.
- RZP-06 Garaże n. - gn. 1-f.
- RZP-07 Psy - gn. 1-f.
- RZP-08 Psy - podgrz. wody PW13


Wykaz obwodów rozd. 0,4kV - RZP:

- RZA-05 Garaże n. 1-6 - ośw. og.
- RZA-06 Garaże n. 7-11 - ośw. og.
- RZA-07 Garaże n. - ośw. zewn.
- RZA-08 Garaże n. - ośw. placu
- RZA-09 Psy - ośw. og.

UKŁAD SIECI TN-S

RZP-02	RZP-06
RZP-06	RZP-07
RZP-07	RZP-08
RZP-08	RZP-09
RZA-05	RZA-06
RZA-06	RZA-07
RZA-07	RZA-08
RZA-08	RZA-09

RZP-02	RZP-06
RZP-07	RZA-06
RZP-08	RZA-05

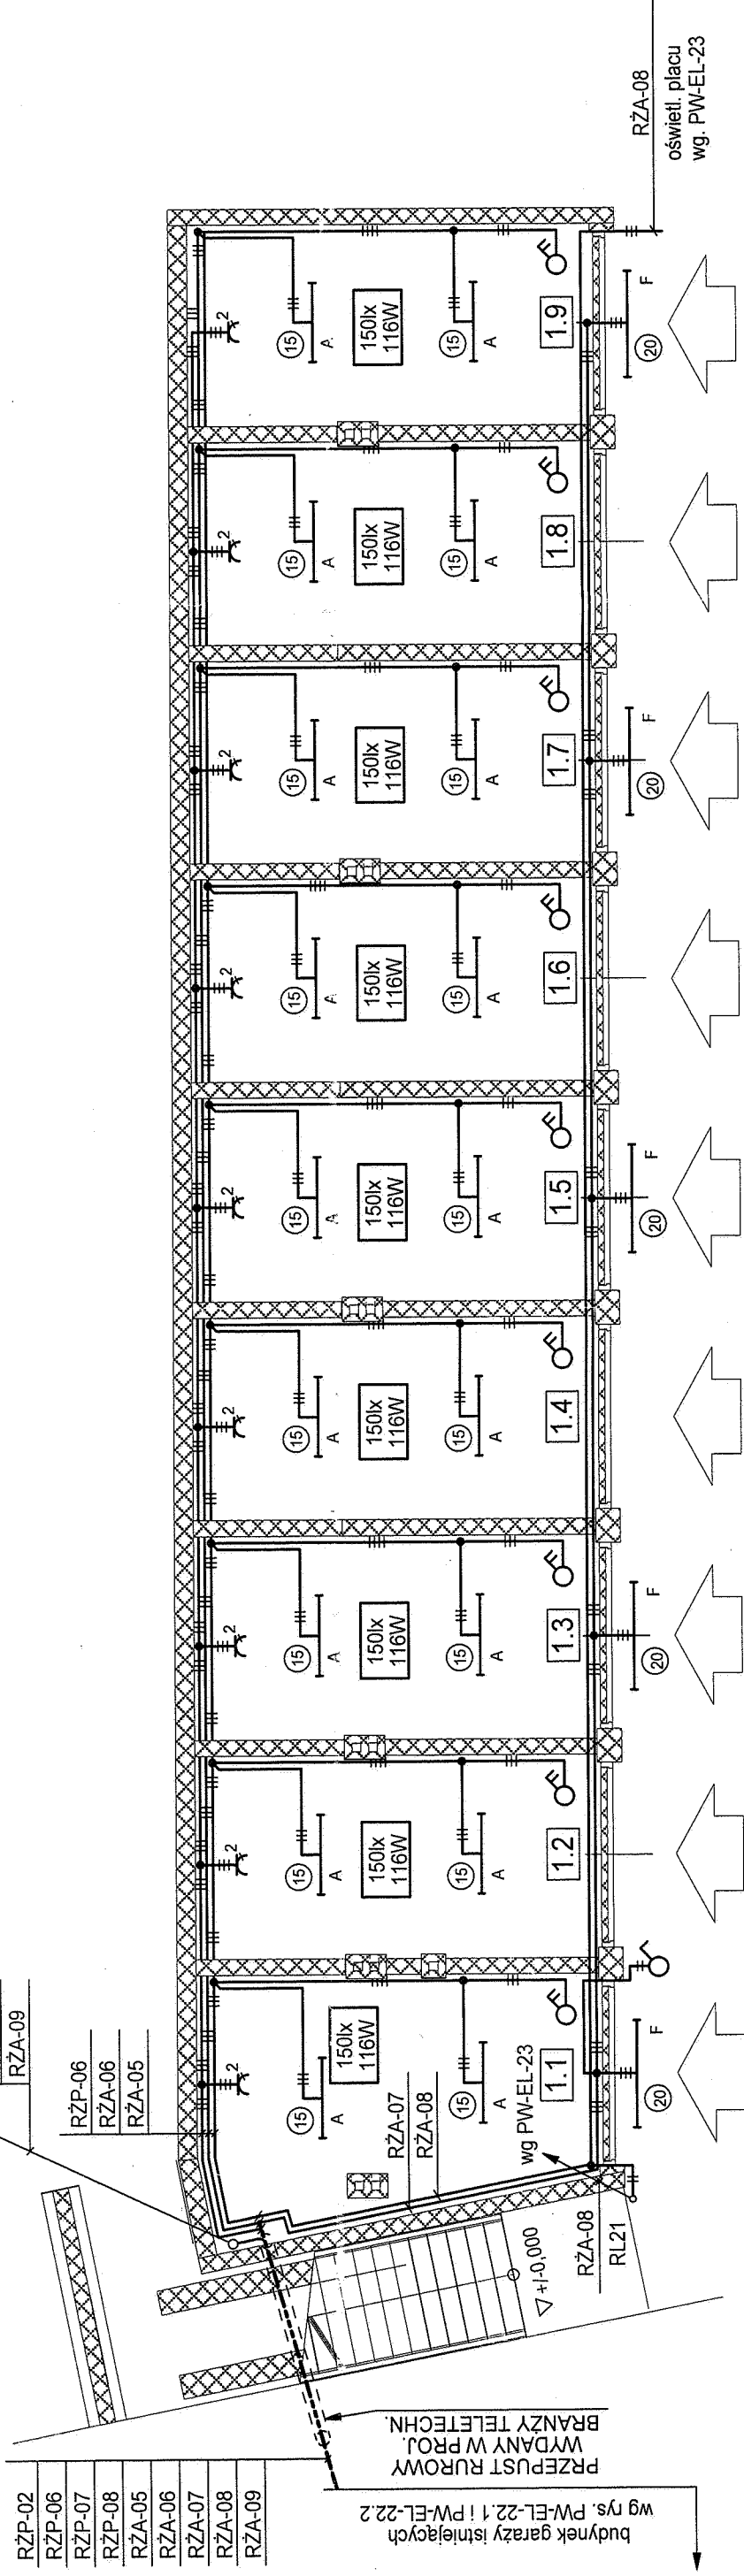

AL MA PROJEKT		PRACOWNIA ARCHYTEKTONICZNO - URBANISTYCZNA MGR INŻ. ARCH. MACIEJ KOLESINSKI	
41-260 SŁAWKÓW, ul. WRZOSOWA 44, tel./fax. (032) 2609479, kom. 693 120172, e-mail: almaprojekt@poczta.onet.pl NIP: 629-177-13-42, REGON: 277727322, BPH PBK SA O/KATOWICE 39106000760000326000116005		INWESTOR KOMENDA WOJEWÓDZKA POLICJI W KATOWICACH 40-038 KATOWICE, UL. ŁOMPY 19	
TYTUŁ OPRACOWANIA, LOKALIZACJA PROJEKT WYKONAWCZY REMONT BUDYNKU POLICJI (OBIEKT OP-3), BUDOWA ZESPÓŁU GARAŻY (OBIEKT OP-1) KOMENDY MIEJSKIEJ W MYSŁOWICACH MYSŁOWICE UL. STAROKOŚCIELNA 2		TREŚĆ RYSUNKU ZESPÓŁ GARAŻY NOWYCH PLAN INSTALACJI ELEKTRYCZNYCH.	
PROJEKTANT mgr inż. DANIEL HABROWSKI upr. bud.-inst. nr 100104, czł. Śląskiej Okręgowej Izby Budowlanej nr SKL/IE/7238/01		SKALA 1:100	
WYKONAŁ inż. FRANCISZEK MIGZA		UMOWA NR 47/KMP/04	
SPRAWDZAJĄCY KOORDYNATOR PROJEKTU mgr inż. arch. MACIEJ KOLESINSKI upr. architektoniczne nr 197/2001, czł. Śląskiej Okręgowej Izby Architektów nr SL-0022		NR PROJEKTU 271/PW/04	
OPROGRAMOWANIE: MicroStation PD, LICENCJA NR: 2237062229		NR RYSUNKU PW-EL-21.1	