


LEGENDA

- ◀ PEL0 – 3xGNIAZD0 RJ45 – LAN
- ◀ PEL1 – 6xGNIAZD0 RJ45 – LAN 2xGNIAZD0 DATA
- ◀ PEL2 – 9xGNIAZD0 RJ45 – LAN 3xGNIAZD0 DATA

3 S/FTP
2xø40 PRZEWODY PROWADZONE W RURKACH

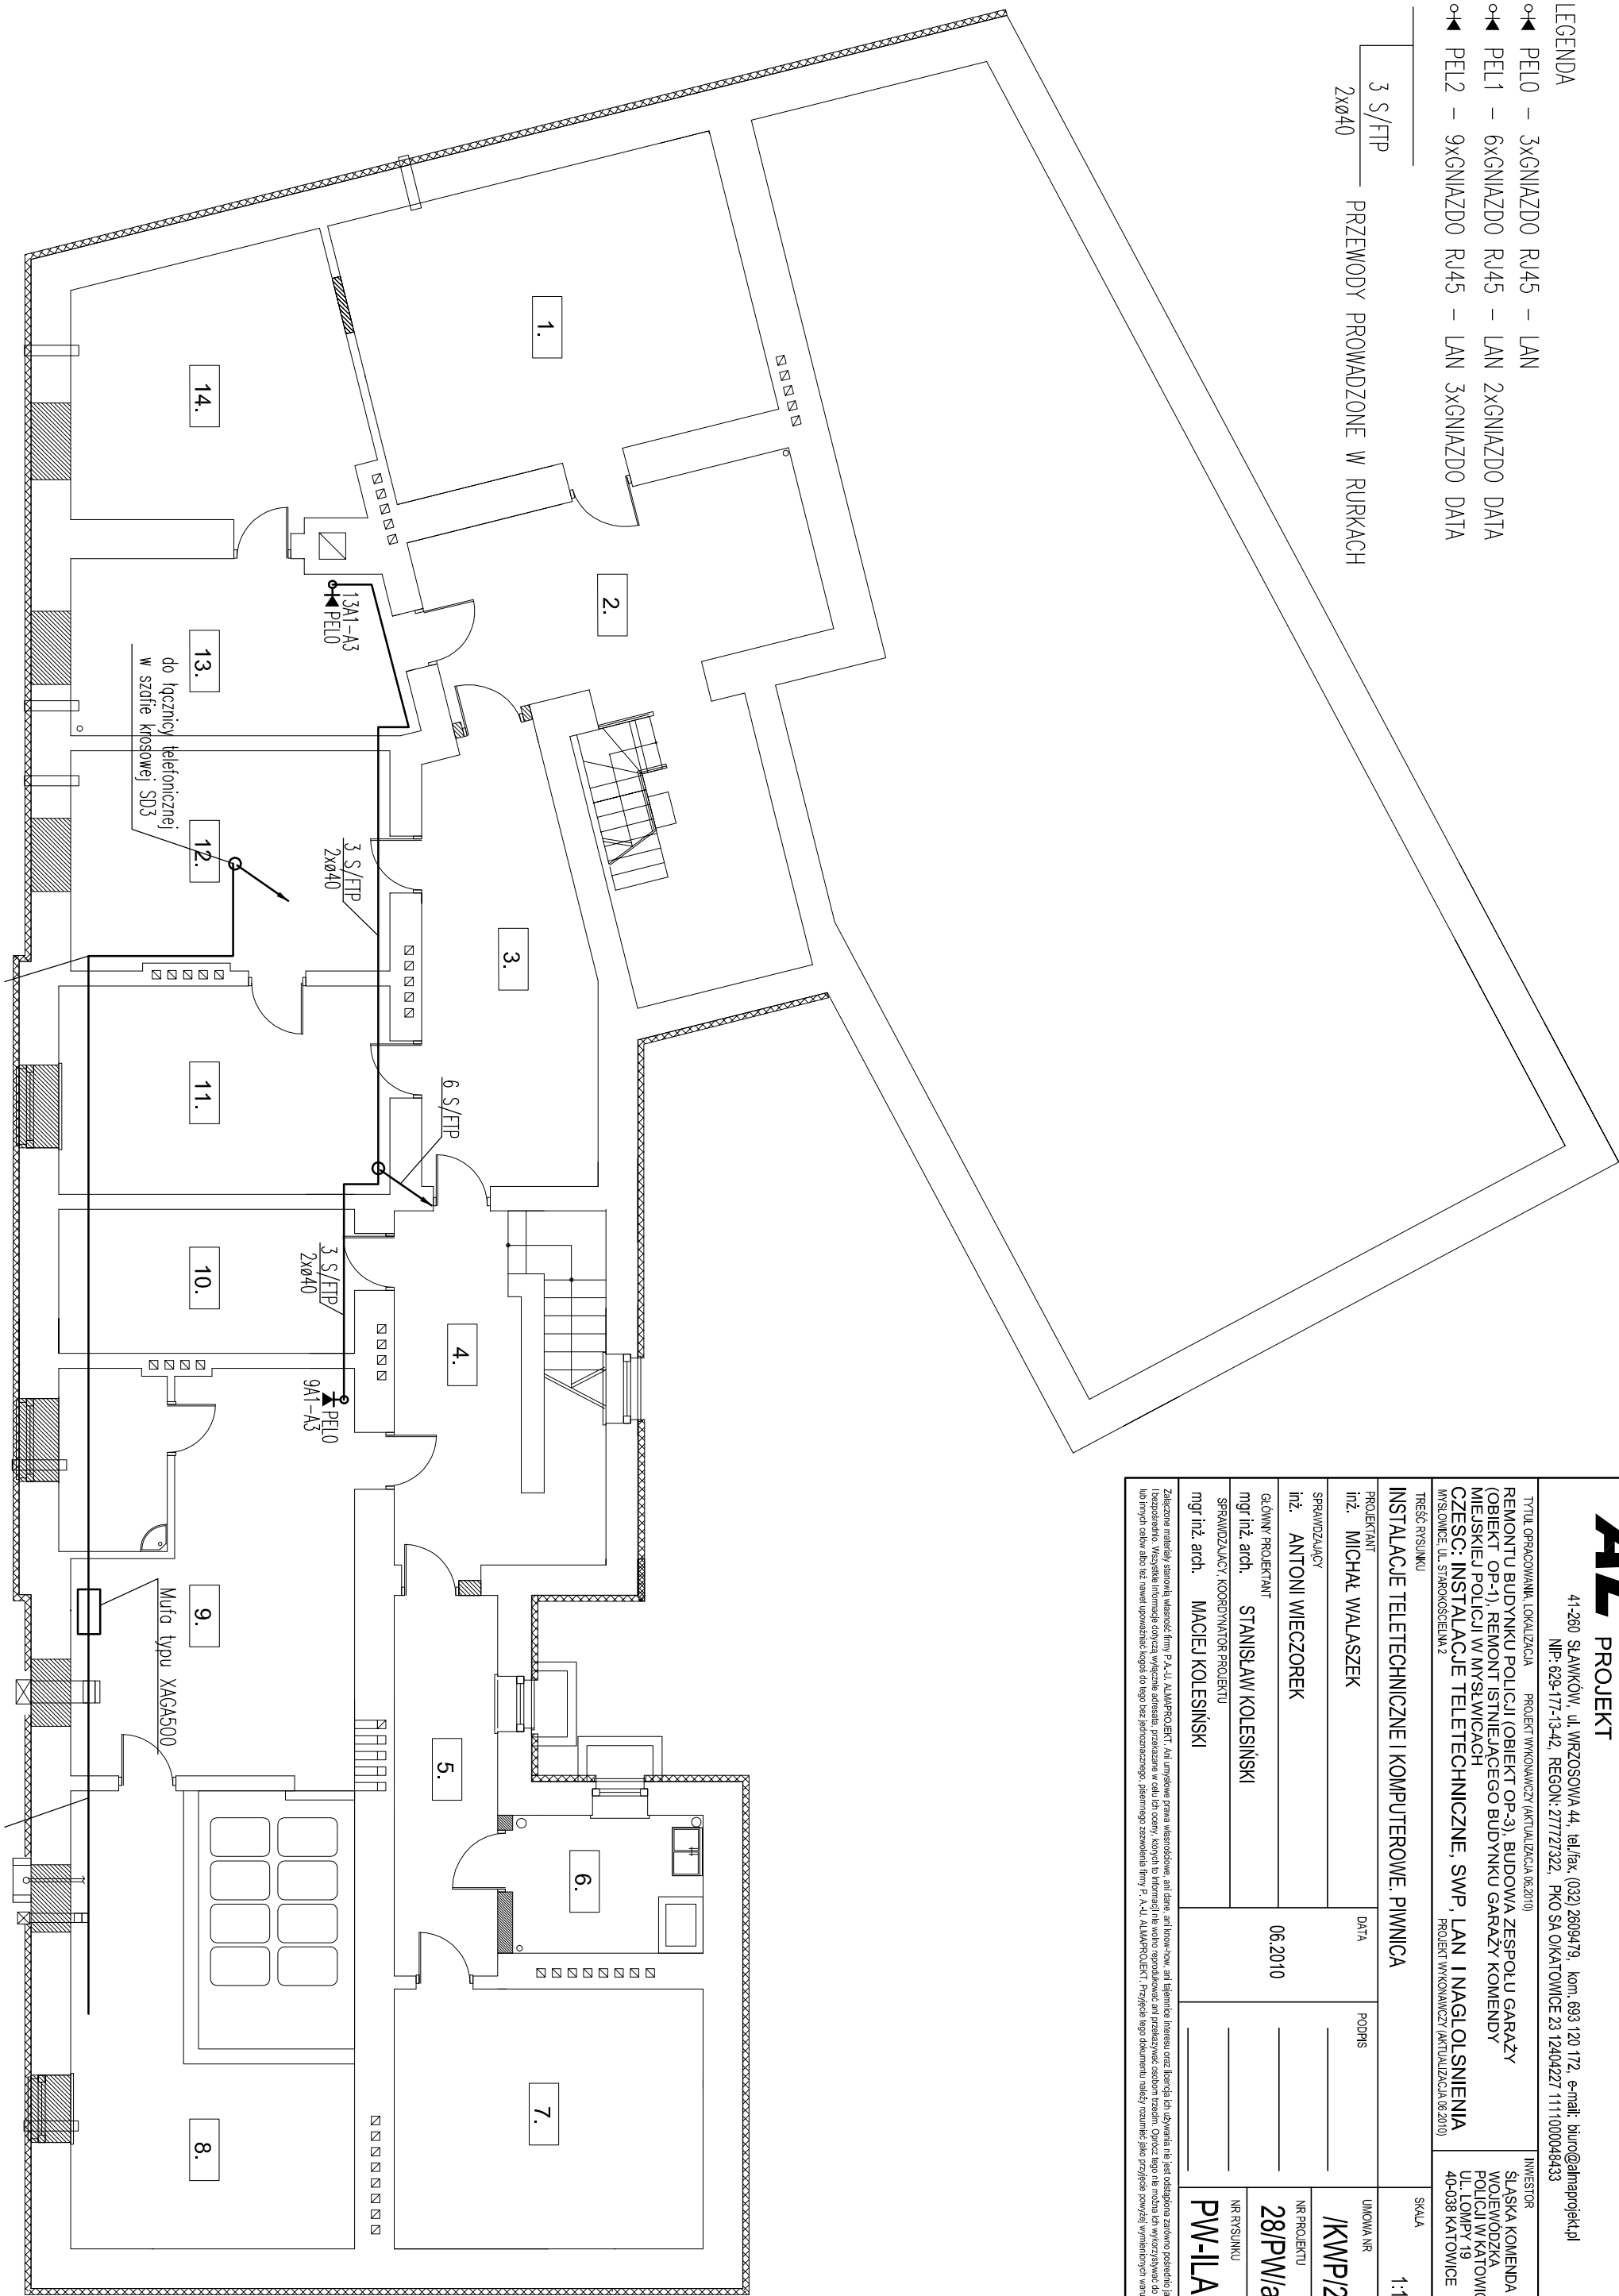

ALMA
PROJEKT

41-260 SŁAWKÓW, ul. WRZOSOWA 44, tel./fax. (032) 2609479, kom. 693 120 172, e-mail: biuro@almaprojekt.pl
NIP: 629-177-13-42, REGON: 277727322, PKO SA O KATOWICE 23 12404227 1111000048433

TYTUŁ OPRAWOWANIA, LOKALIZACJA PROJEKT WYKONAWCZY (AKTUALIZACJA 06.2010)	INWESTOR ŚLĄSKA KOMENDA WOJEWODZKA POLICJI W KATOWICACH UL. ŁOMPY 19 40-038 KATOWICE
REMONTU BUDYNKU POLICJI (OBIEKT OP-3), BUDOWA ZESPÓŁU GARAŻY (OBIEKT OP-1), REMONT ISTNIEJĄCEGO BUDYNKU GARAŻY KOMENDY MIEJSKIEJ POLICJI W MYSŁWICACH CZĘŚĆ: INSTALACJE TELETECHNICZNE, SWP, LAN I NAGŁOSNIENIA MISOWICE, UL. STARKOSZCIELNĄ 2 PROJEKT WYKONAWCZY (AKTUALIZACJA 06.2010)	

TREŚĆ RYSUNKU INSTALACJE TELETECHNICZNE I KOMPUTEROWE. PIWNICA				SKALA 1:100
PROJEKTANT inż. MICHAŁ WALASZEK	DATA	PODPIS	UMOWA NR /KWP/2010	
SPRAWDZAJĄCY inż. ANTONI WIECZOREK	06.2010		NR PROJEKTU 28/PW/a/04	
GŁÓWNY PROJEKTANT mgr inż. arch. STANISŁAW KOLESIŃSKI			NR RYSUNKU PW-ILAN-8	
SPRAWDZAJĄCY, KOORDYNATOR PROJEKTU mgr inż. arch. MACIEJ KOLESIŃSKI				

Załącznik nr 1 do umowy o dzieło, zawierającej w szczególności: nazwę, adres, datę, a także inne dane, które mogą być używane do celów innych niż te, dla których zostały wydane. Wszelkie informacje dotyczące wykonania dzieła, przekazane w celu ich użycia, których nie wolno rozpowszechniać ani przekazywać osobom trzecim. Oprócz tego nie można ich wykorzystywać do produkcji lub innych celów, bez nawet uprzedniego zgłoszenia do tego bez pisemnego zezwolenia firmy P. A. J. ALMA-PROJEKT. Projekt jest jego własnością i należy go chronić przed wszelkimi formami kradzieży i naruszeń.