 


 
01
02
03
04
05
06


A | B | C | D | E | F | G | H

- LEGENDA
- PELO - 3xGNIAZDO RJ45 - LAN
 - PEL1 - 6xGNIAZDO RJ45 - LAN 2xGNIAZDO DATA
 - PEL2 - 9xGNIAZDO RJ45 - LAN 3xGNIAZDO DATA
 - PEL4 - 2xGNIAZDO RJ45 - LAN 2xGNIAZDO DATA

 POMIESZCZENIE ZE STROPEM PODWIESZONYM

 66 S/FTP 200x60 PRZEWODY PROWADZONE W KORYTKU METALOWYM

 12 S/FTP 6xø40 PRZEWODY PROWADZONE W RURKACH

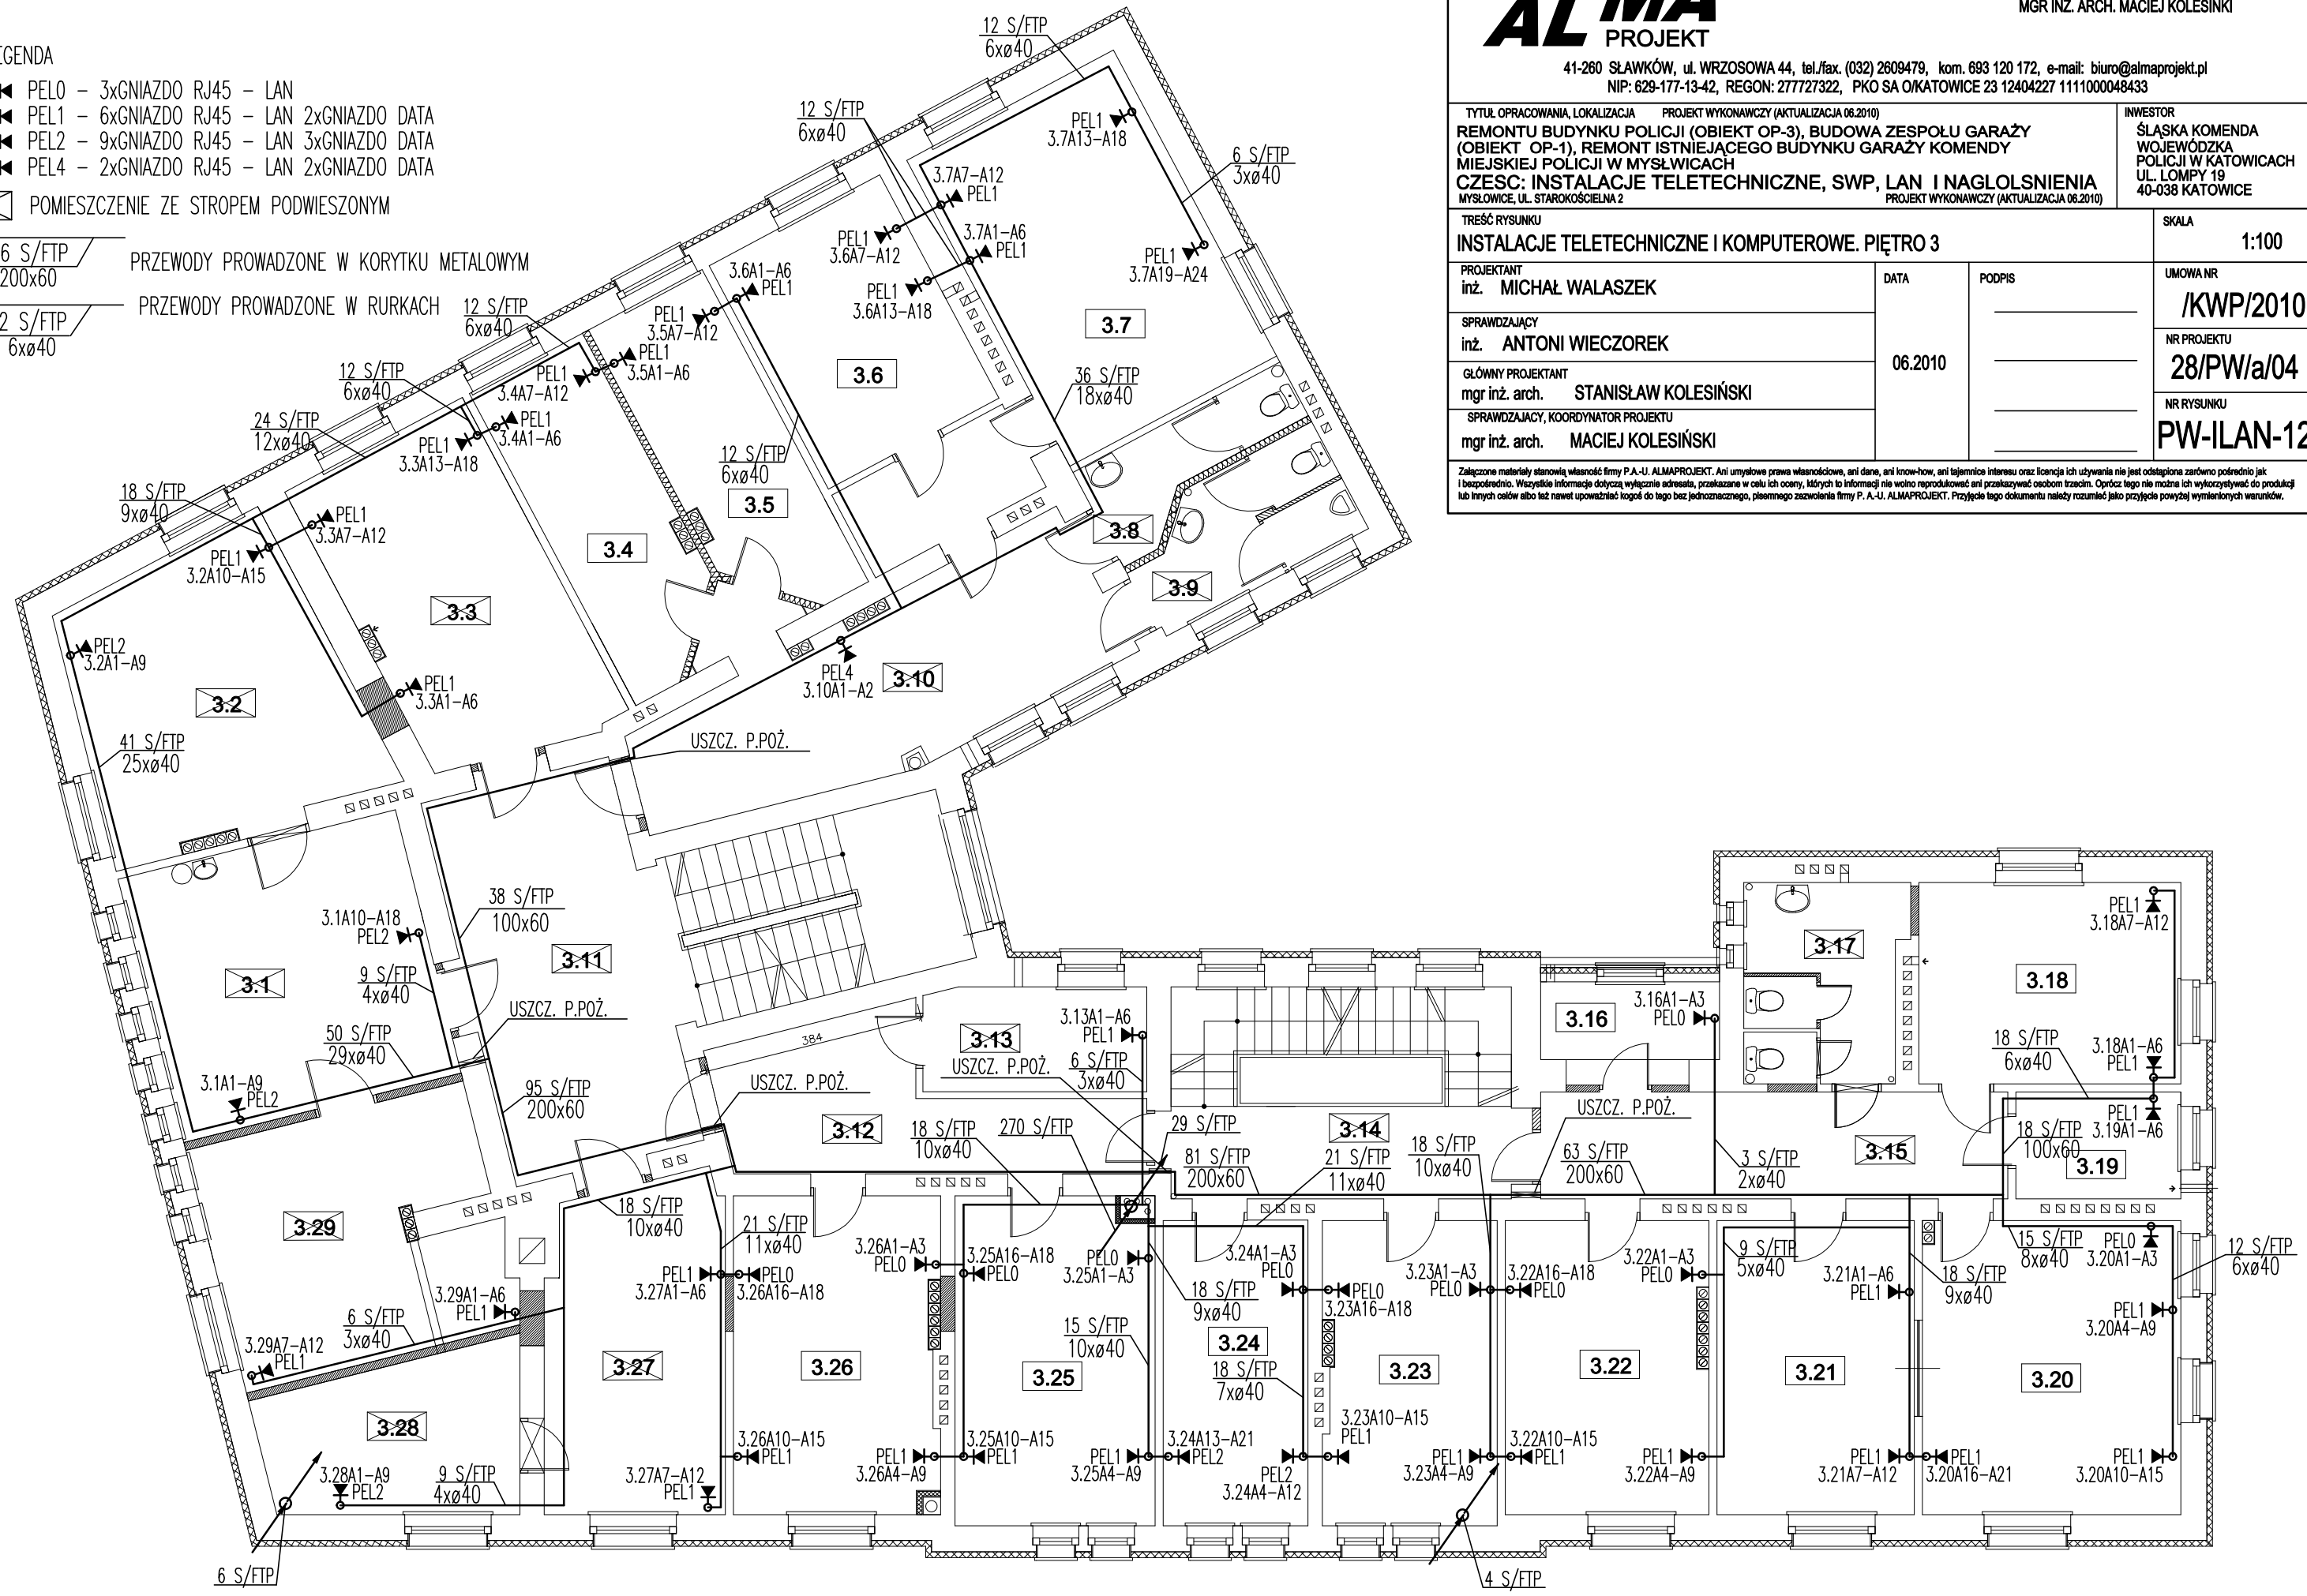

PRACOWNIA ARCHITEKTONICZNO - URBANISTYCZNA
MGR INŻ. ARCH. MACIEJ KOLESIŃSKI

41-260 SŁAWKÓW, ul. WRZOSOWA 44, tel./fax. (032) 2609479, kom. 693 120 172, e-mail: biuro@almaprojekt.pl
NIP: 629-177-13-42, REGON: 27727322, PKO SA O/KATOWICE 23 12404227 1111000048433

TYTUŁ OPRACOWANIA, LOKALIZACJA PROJEKT WYKONAWCZY (AKTUALIZACJA 06.2010) REMONTU BUDYNKU POLICJI (OBIEKT OP-3), BUDOWA ZESPOŁU GARAŻY (OBIEKT OP-1), REMONT ISTNIEJĄCEGO BUDYNKU GARAŻY KOMENDY MIEJSKIEJ POLICJI W MYSŁWICACH CZĘŚC: INSTALACJE TELETECHNICZNE, SWP, LAN I NAGŁOŚNIENIA MYSŁOWICE, UL. STAROKOŚCIELNA 2			INWESTOR ŚLĄSKA KOMENDA WOJEWÓDZKA POLICJI W KATOWICACH UL. ŁOMPY 19 40-038 KATOWICE	
TREŚĆ RYSUNKU INSTALACJE TELETECHNICZNE I KOMPUTEROWE. PIĘTRO 3			SKALA 1:100	
PROJEKTANT inż. MICHAŁ WALASZEK		DATA 06.2010	PODPIS <	