

UWAGI:

1/ Instalacja nagłośnienia wykonana przewodem YDYt 3x2,5mm p/t

2/ W pomieszczeniach ze stropem podwieszanym instalacja nagłośnienia wykonana przewodem YDYt 3x2,5mm w rurce ø20mm w przestrzeni międzystropowej


LEGENDA:

☐ - GNIAZDO TELEFONICZNE Z WTYCZKĄ GTN-4

13G

- WZMACNIACZ RADIOWEZŁOWY AP200 M-3001

☐ 0-26 POMIESZCZENIE ZE STROPEM PODWIESZONYM

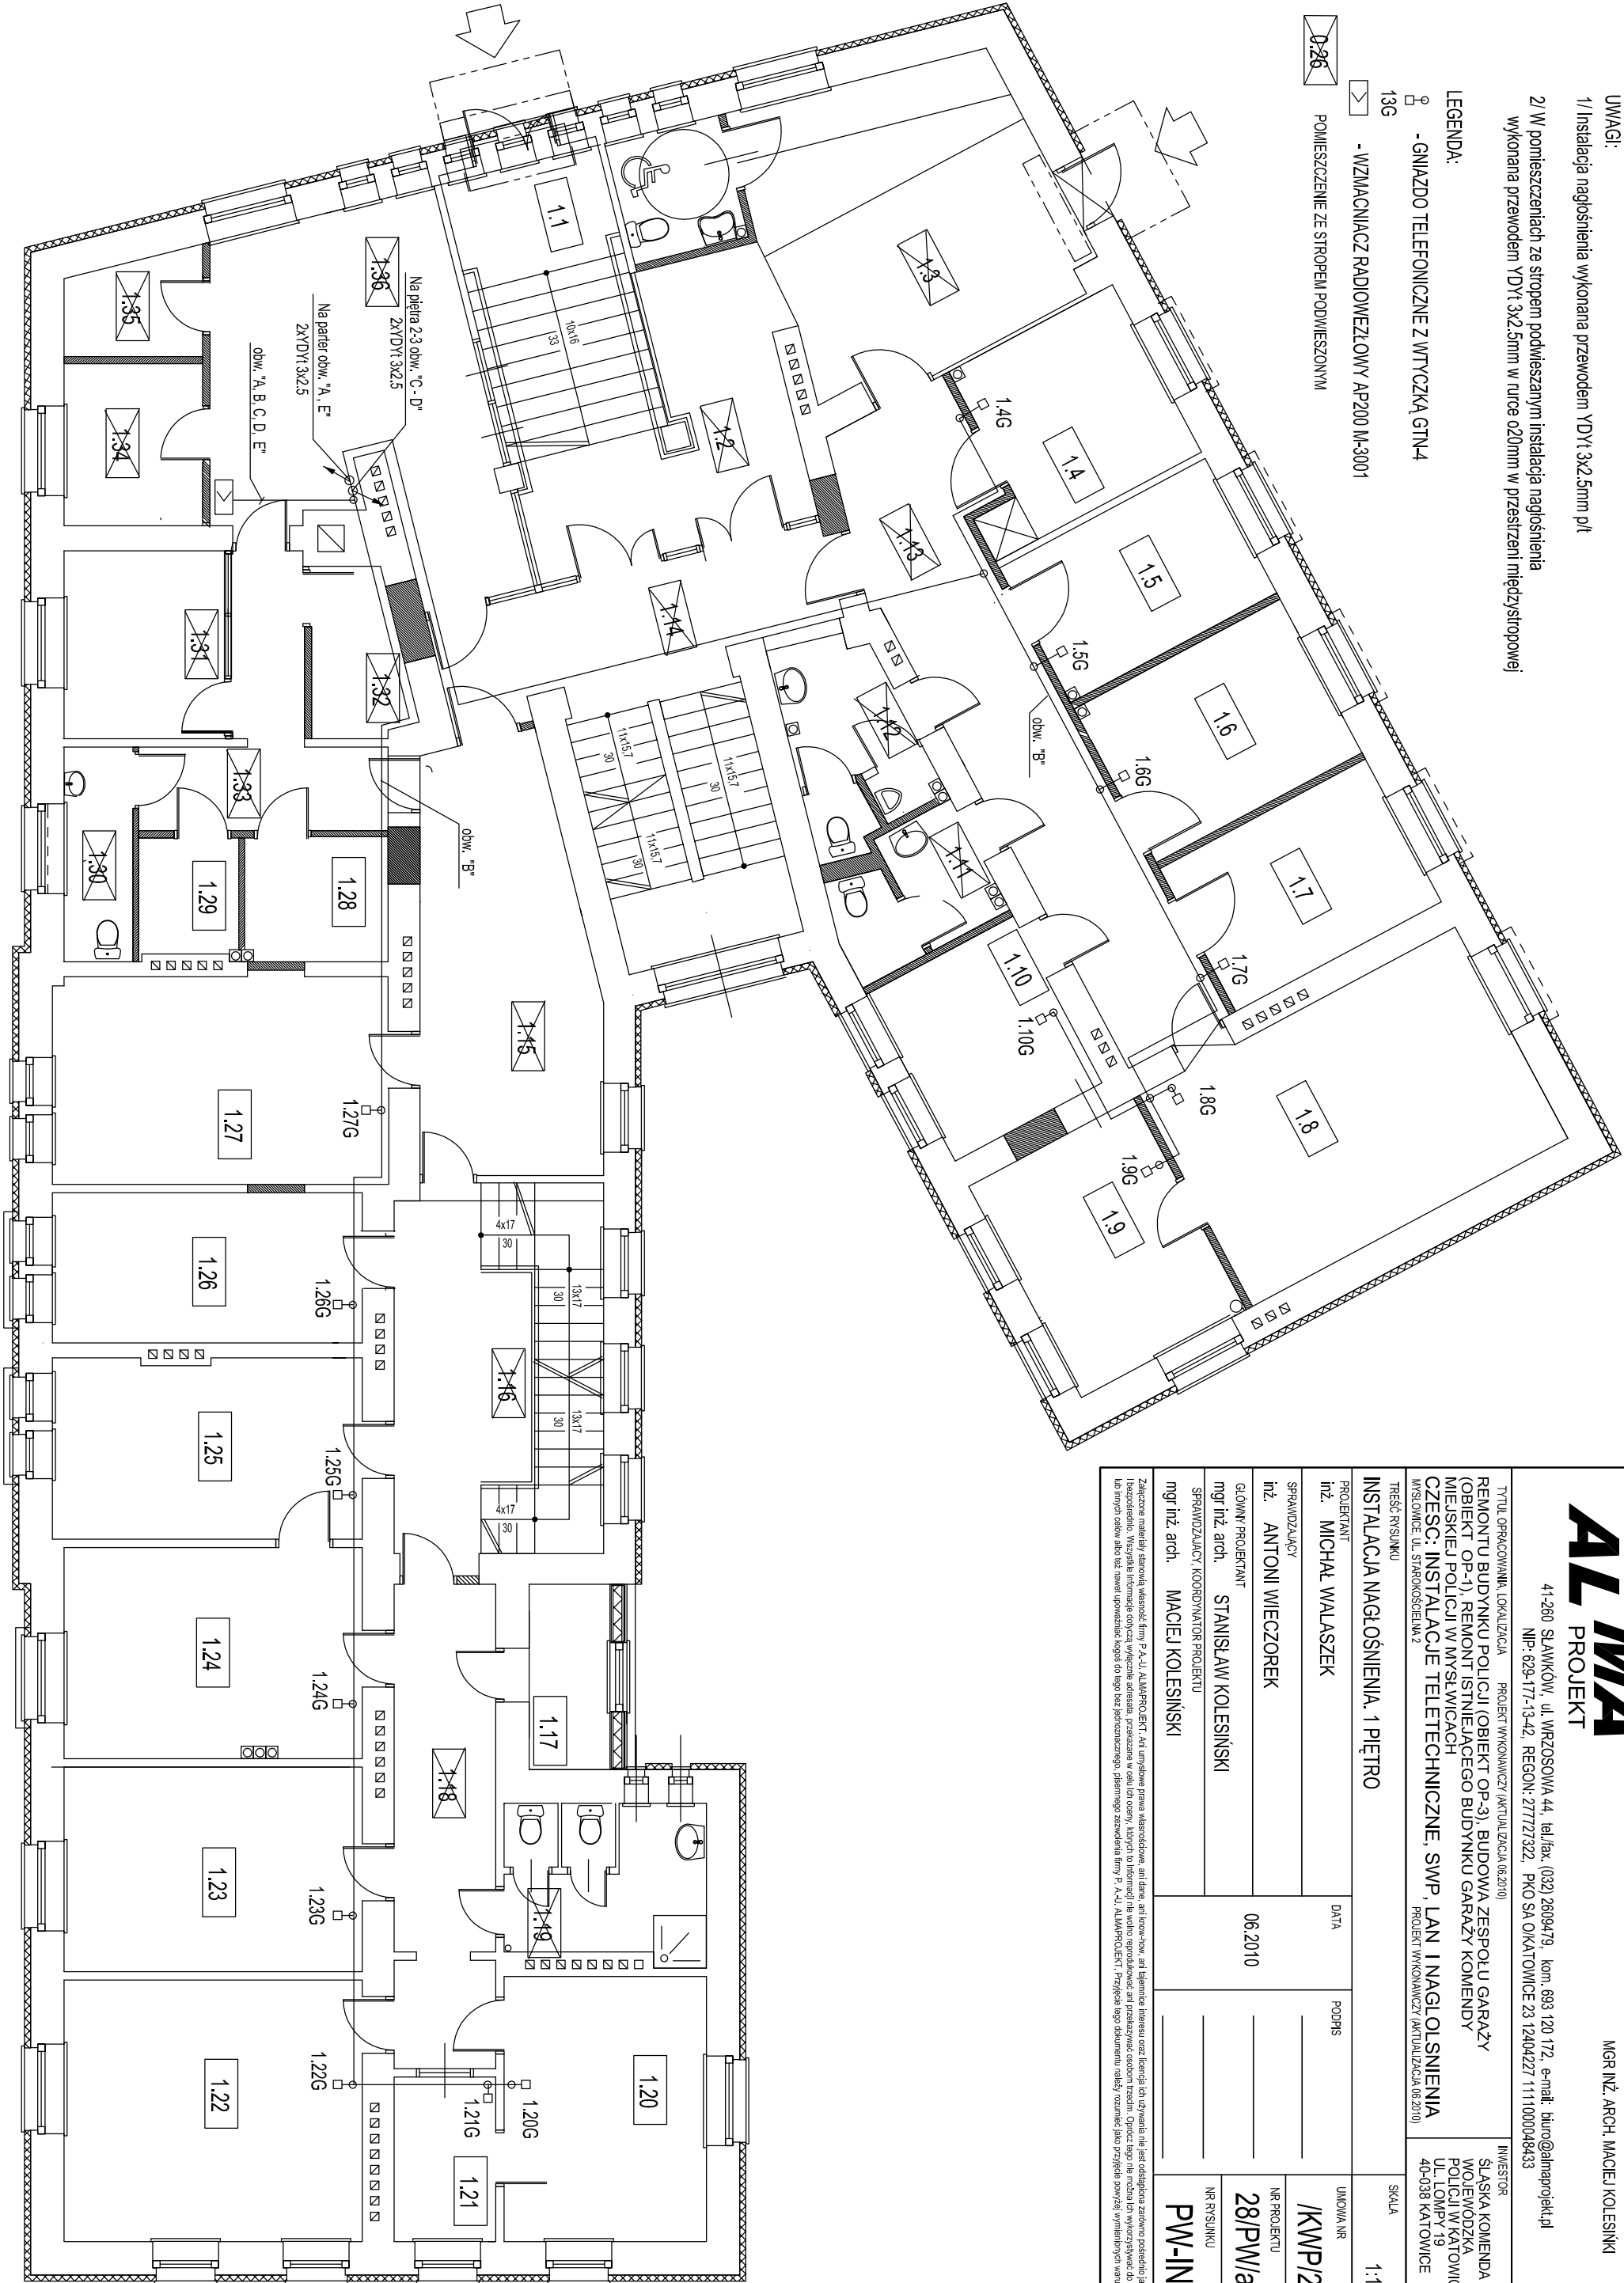

ALMA
PROJEKT

PRACOWNIA ARCHITEKTONICZNO - URBANISTYCZNA
MGR INŻ. ARCH. MACIEJ KOLESIŃSKI

41-260 SŁAWKÓW, ul. WRZOSOWA 44, tel./fax. (032) 2609479, kom. 693 120 172, e-mail: biuro@almaprojekt.pl
NIP: 629-177-13-42, REGON: 27727322, PKO SA O KATOWICE 23 12404227 1111000048433

TYTUŁ OPRACOWANIA, LOKALIZACJA PROJEKT WYKONAWCZY (AKTUALIZACJA 06.2010)	INWESTOR ŚLĄSKA KOMENDA WOJEWODZKA POLICJI W KATOWICACH UL. ŁOMPY 19 40-038 KATOWICE
REMONTU BUDYNKU POLICJI (OBIEKT OP-3), BUDOWA ZESPÓŁU GARAŻY (OBIEKT OP-1), REMONT ISTNIEJĄCEGO BUDYNKU GARAŻY KOMENDY MIEJSKIEJ POLICJI W MYSŁWICACH CZĘŚĆ: INSTALACJE TELETECHNICZNE, SWP, LAN I NAGŁOŚNIENIA MISOWICE, UL. STARKOSZCZELNĄ 2 PROJEKT WYKONAWCZY (AKTUALIZACJA 06.2010)	

TREŚĆ RYSUNKU INSTALACJA NAGŁOŚNIENIA, 1 PIĘTRO		SKALA 1:100
PROJEKTANT inż. MICHAŁ WALASZEK	DATA	PODPIS
SPRAWDZAJĄCY inż. ANTONI WIECZOREK	06.2010	
GŁÓWNY PROJEKTANT mgr inż. arch. STANISŁAW KOLESIŃSKI		
SPRAWDZAJĄCY, KOORDYNATOR PROJEKTU mgr inż. arch. MACIEJ KOLESIŃSKI		
		NR PROJEKTU 28/PW/a/04
		NR RYSUNKU PW-IN-4

Załączne materiały stanowiła własność firmy P.A.U. ALMA-PROJEKT. Ani umysłowe prawa własnościowe, ani dane, ani know-how, ani tajemnice interesu oraz licencja lub używania nie jest oddana za darmo po prostu jak bezopłatnie. Wszelkie informacje dotyczące wyglądu, przebiegu, realizacji lub innej, których to informacji nie wolno rozpowszechniać ani przekazywać osobom trzecim. Oprócz tego nie można ich wykorzystywać do produkcji lub innych celów albo bez nawet uprzedniego zgłoszenia do tego bez pisemnego zezwolenia firmy P.A.U. ALMA-PROJEKT. Proszę tego dokumencie należy rozumieć jako przyjęcie powyższych warunków.