


MAGAZYN 24 PARTER

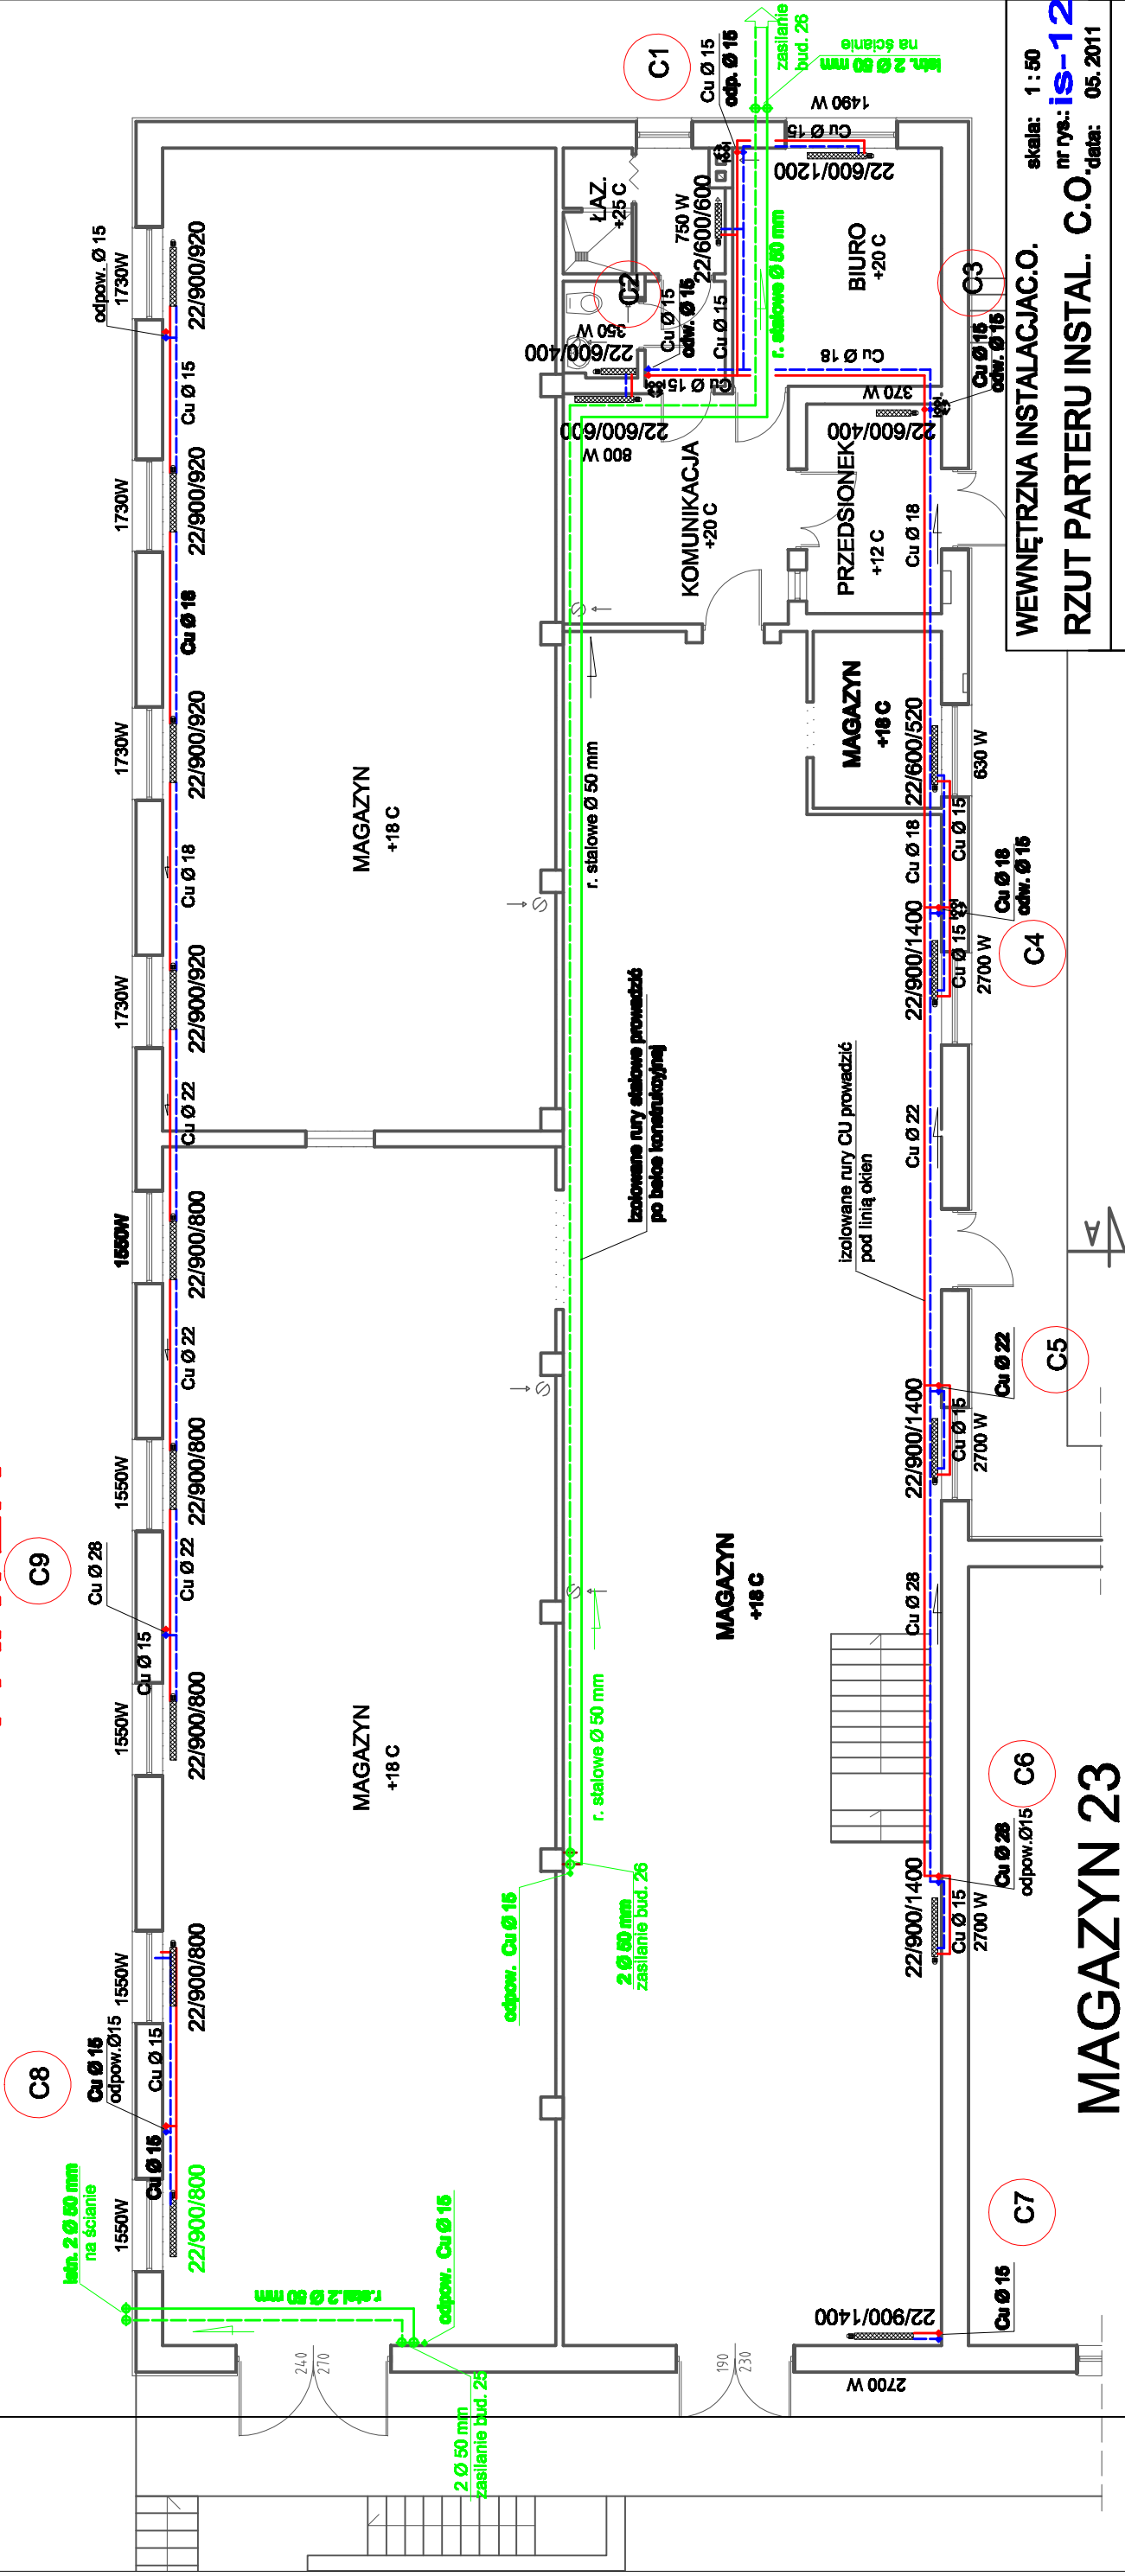

WEWNĘTRZNA INSTALACJAC.O.		skala: 1:50
RZUT PARTERU INSTAL. C.O.		nr rys.: IS-12
		data: 05. 2011
Temat: Projekt budowlano - wykonawczy wewnętrznej instalacji c.o. dla budynku nr 24		
Położenie: Katowice ul. Koszarowa 17		
Inwestor: Komenda Wojewódzka Policji w Katowicach ul. Lompy 19		
Autorzy: Teresa Świerczek SKL/IS/9396/03, nr upr: 44/M/85		
Sprawdził: Tadeusz Rępcza SKL/IS/0304/01, nr upr: 34/M/84		
Jednostka projektowa: Pracownia Architektoniczna Krystyna Grońska		
NIP 646-115-91-50		



Krystyna Grońska

pracownia architektoniczna