



MAGAZYN 26
PIWNICE

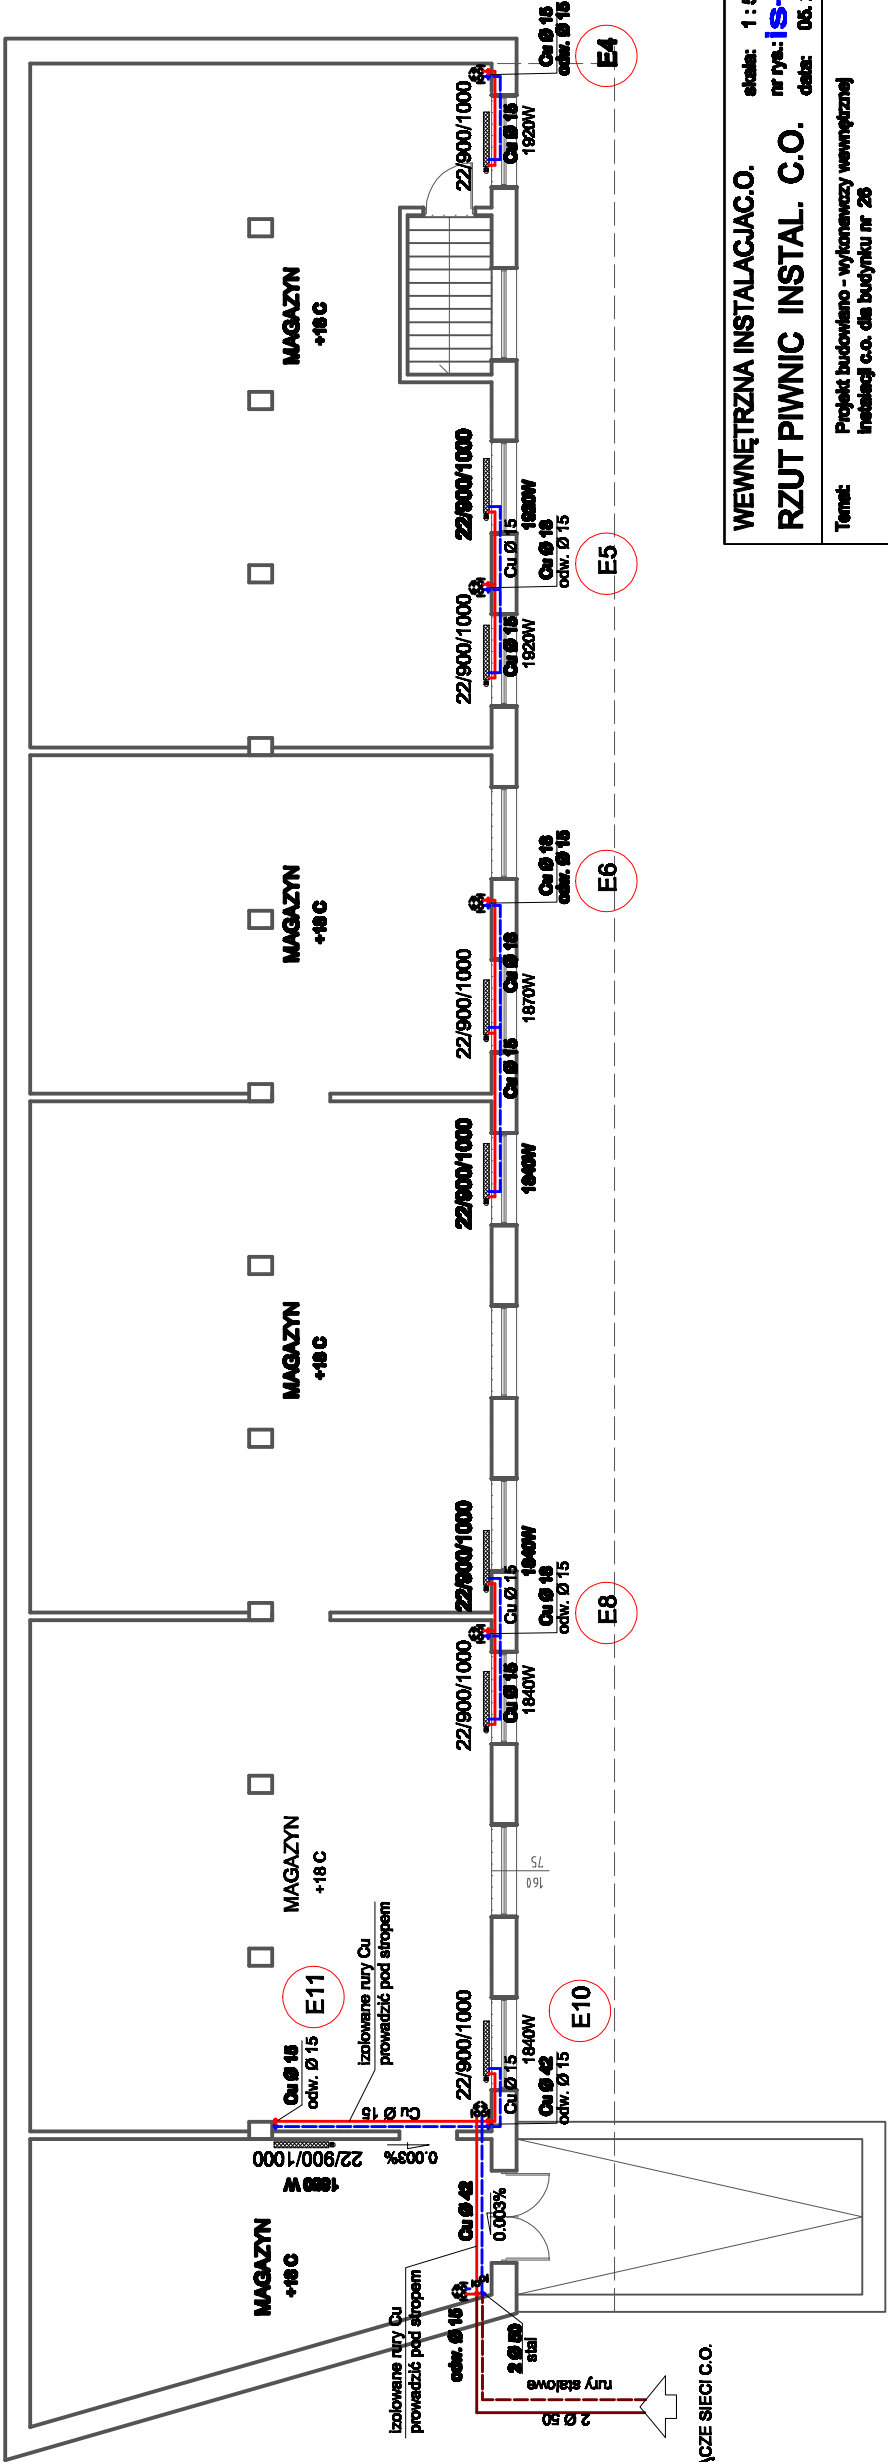

WEWNĘTRZNA INSTALACJAC.O.		skala: 1 : 50
RZUT PIWNIC INSTAL. C.O.		nr dyn.: IS-6
		data: 05. 2011
Temat:	Projekt budowlano - wykonawczy wewnętrznej instalacji c.o. dla budynku nr 26	
Pobudzenie:	Katowice ul. Kozarowa 17	
Inwestor:	Komenda Wojewódzka Policji w Katowicach ul. Lompy 19	
Autorzy:	Teresa Świerczak SKL/IS/039/03, nr upr: 44/M/85	
Sprawdził:	Tadeusz Ręźnia SKL/IS/030/01, nr upr: 34/M/84	
Jednostka projektowa:	Pracownia Architektoniczna Kryszyńska Grafika NIP 646-115-91-80	
		 Kryszyńska Grafika prace w architekturze